

排水施設整備工事のお知らせ

平素より市政並びに道路事業につきましては、多大なるご理解、ご協力を賜り厚くお礼申し上げます。

市道一ノ台・平方橋線の排水施設整備工事の下記のとおり実施しておりますが、工事期間を延長させていただくこととなりました。

工事期間中は大変ご迷惑をおかけいたしますが、安全には十分注意しながら施工いたしますので、皆様のご理解、ご協力をお願い申し上げます。

記

1. 工 事 名 排水施設整備工事（R 7－1）市道一ノ台・平方橋線

2. 工 事 箇 所 平面図参照

3. 工事予定期間 令和8年1月中旬から令和8年2月下旬まで
令和8年1月中旬から **令和8年3月下旬まで**
※当初の予定より約1か月ほど延長いたしました。

4. 工 事 概 要 工事延長 L＝90m
側溝工 L＝90m
集水柵 N＝4基

5. 交 通 規 制 昼間車両通行止め

案内看板等を配置して交通の安全を図ってまいりますので、ご理解ご協力のほど、よろしくお願いいたします。

6. 請 負 業 者 株式会社 正喜工業
印西市中根242番地1 Tel 0476（97）0929
担当：濱砂 定男

連 絡 先 発 注 者 ： 印西市 都市建設部 道路建設課 建設係
Tel 0476（33）4687
担当：鈴木

位置図


排水施設整備工事（R7-1）市道一ノ台・平方橋線



工事箇所




 縮尺 1 : 2500



迂回路図

排水施設整備工事（R7-1）市道一ノ台・平方橋線

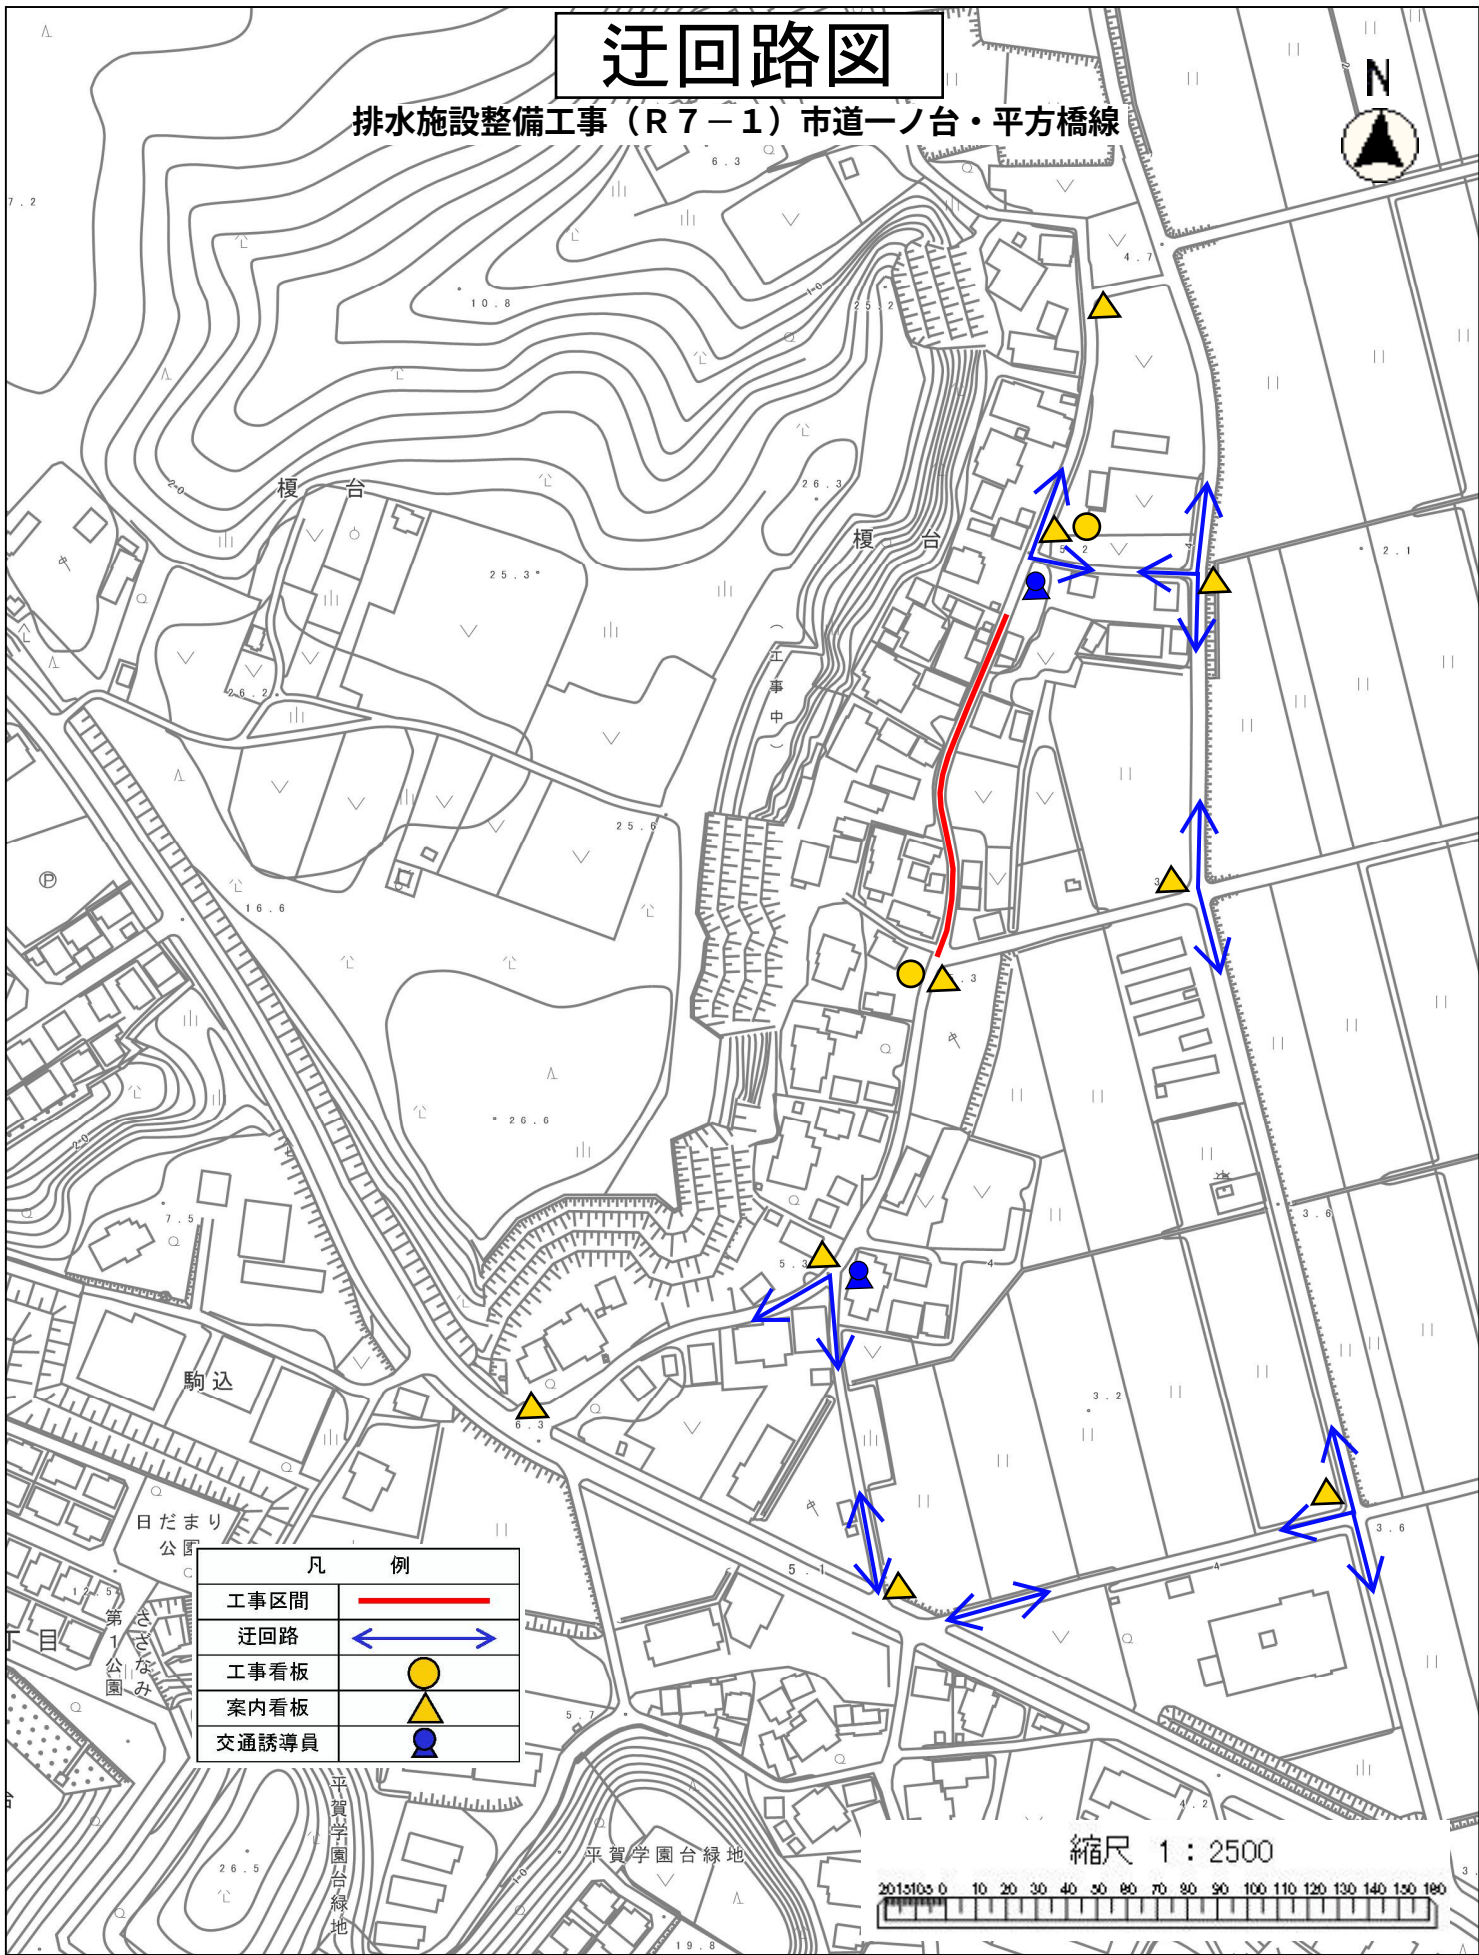

凡	例
工事区間	
迂回路	
工事看板	
案内看板	
交通誘導員	

縮尺 1 : 2500

